


Р. П. ШАРАНГА ГЕНПЛАН СОВМЕЩЕННЫЙ С ПДП

СХЕМА ПОЛОЖЕНИЯ ПОСЕЛКА В СИСТЕМЕ РАССЕЛЕНИЯ

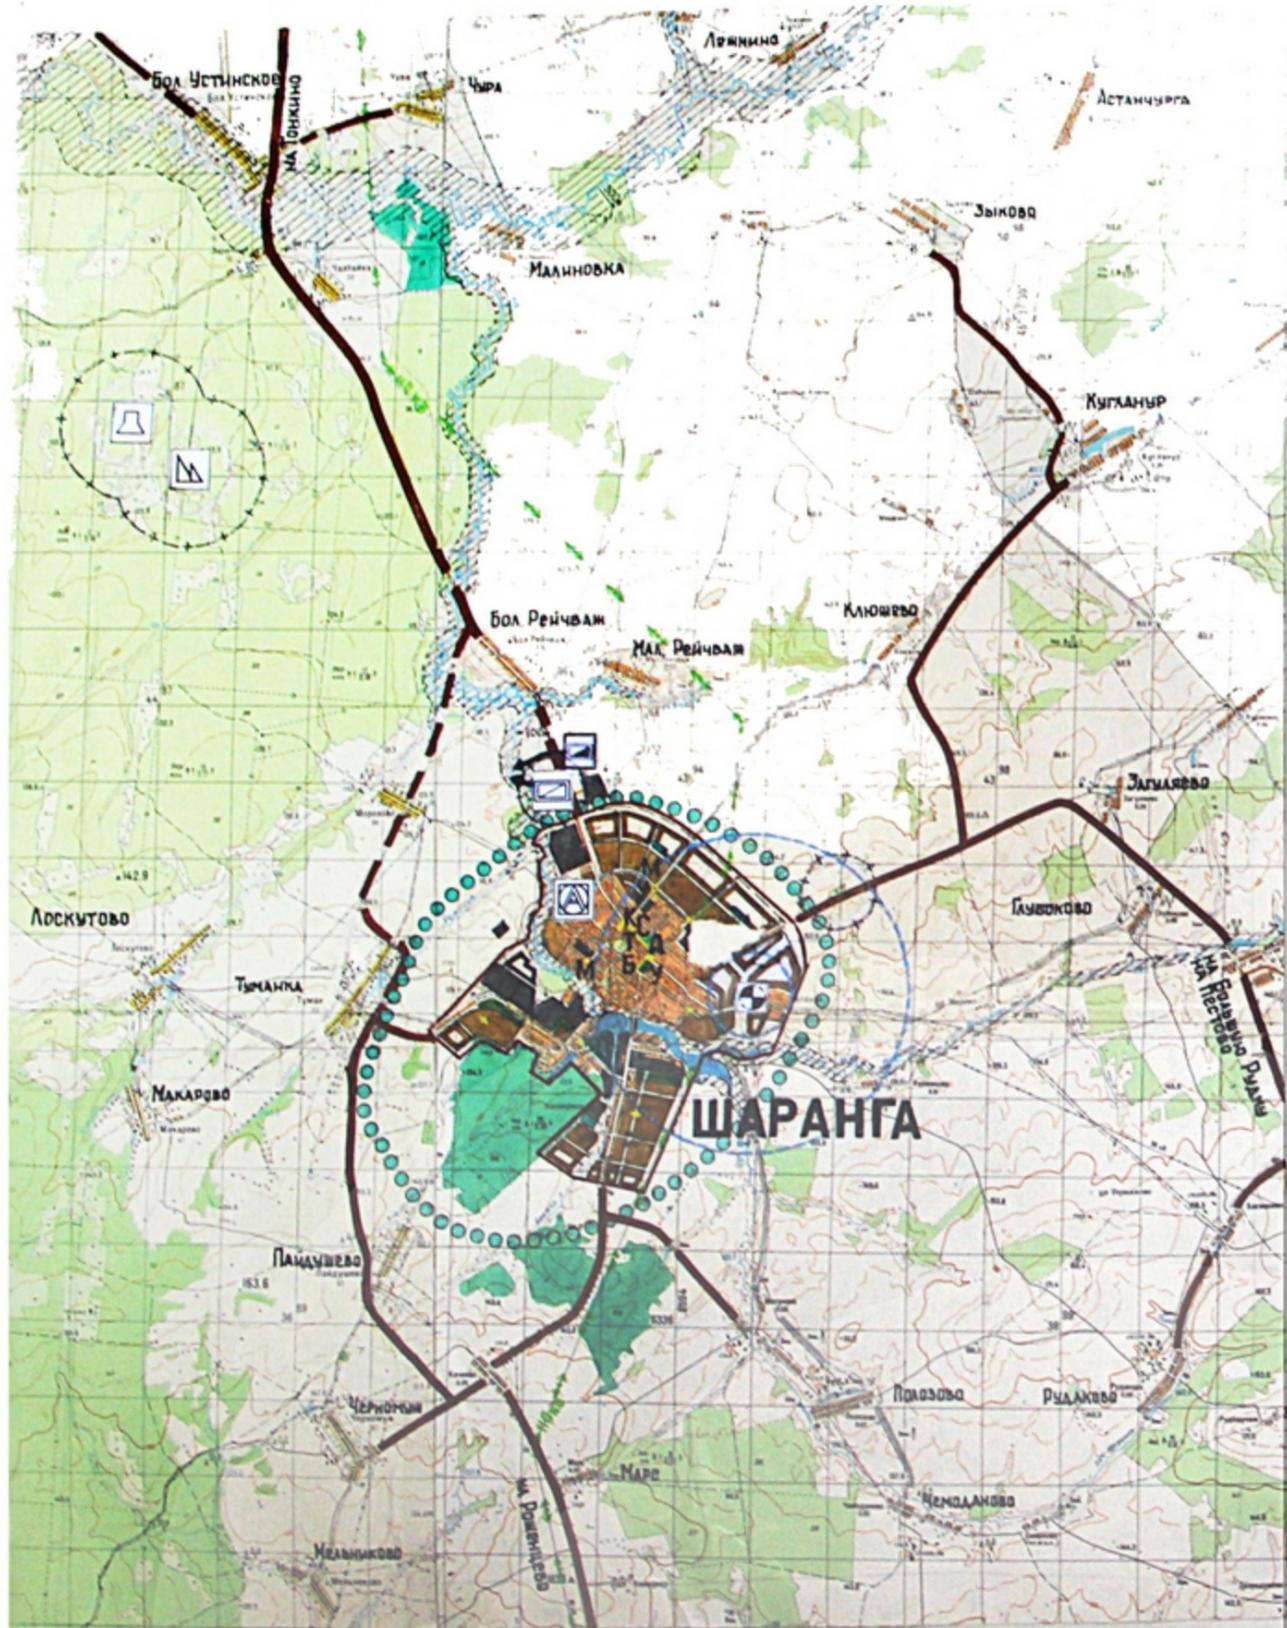

УСЛОВНЫЕ ОБОЗНАЧЕНИЯ



- ГРАНИЦА РАЗРАБОТКИ ПРОЕКТА
- СЕЛИТЕБНАЯ ТЕРРИТОРИЯ ПОСЕЛКА СУЩЕСТВУЮЩАЯ ПРОЕКТИРУЕМАЯ
- РЕЗЕРВНЫЕ ТЕРРИТОРИИ СЕЛИТЕБНЫЕ КОММУНАЛЬНО-СКЛАДСКИЕ
- ПРОМЫШЛЕННЫЕ И КОММУНАЛЬНО-СКЛАДСКИЕ ТЕРРИТОРИИ СУЩЕСТВУЮЩИЕ ПРОЕКТИРУЕМЫЕ
- ЗЕЛЕННЫЕ НАСАЖДЕНИЯ ОБЩЕГО ПОЛЬЗОВАНИЯ
- ЗЕЛЕННЫЕ НАСАЖДЕНИЯ СПЕЦИАЛЬНЫЕ
- ПОСЕЛКОВЫЙ ЦЕНТР, ПОДЦЕНТРЫ
- ПРОЧИЕ НАСЕЛЕННЫЕ ПУНКТЫ
- А А АДМИНИСТРАТИВНО-ДЕЛОВОЙ ЦЕНТР
- К К КУЛЬТУРНО-ЗРЕЛИЩНЫЙ ЦЕНТР
- Т Т ТОРГОВЫЙ ЦЕНТР
- У У УЧЕБНЫЙ ЦЕНТР
- М М МЕДИЦИНСКИЙ ЦЕНТР
- О О ЦЕНТР ОТДЫХА
- С С СПОРТИВНЫЙ ЦЕНТР
- Б Б ЦЕНТР КОММУНАЛЬНО-ВЫТОВОГО ОБСЛУЖИВАНИЯ
- ЛЕСА ГОСПЕСФОНДА I И II ГРУППЫ



- ГРАНИЦА ЗЕЛеноЙ ЗОНЫ
- СЕЛЬХОЗУГОДЬЯ
- ЗОНА ОТДЫХА ДЛИТЕЛЬНОГО, КРАТКОВРЕМЕННОГО
- ВОДОЕМ И ВОДООХРАННАЯ ЗОНА
- ТЕРРИТОРИАЛЬНЫЕ ОБЛАСТНЫЕ АВТОДОРОГИ
- ТЕРРИТОРИАЛЬНЫЕ МЕСТНЫЕ АВТОДОРОГИ СУЩЕСТВУЮЩИЕ / ПРОЕКТИРУЕМЫЕ
- ОСНОВНЫЕ ЖИЛЫЕ УЛИЦЫ
- МОСТ, ПУТЕПРОВОД ДАМБА
- АВТОСТАНЦИЯ
- ВОДОЗАБОР, ЗСО I И II ПОЯСА
- ОЧИСТНЫЕ СООРУЖЕНИЯ КАНАЛИЗАЦИИ ЛИВНЕВОЙ КАНАЛИЗАЦИИ
- ЛИНИЯ ЭЛЕКТРОПЕРЕДАЧ НАПРЯЖЕНИЕМ 100 кВ
- ЭЛЕКТРОПОДСТАНЦИЯ
- САНИТАРНО-ЗАЩИТНАЯ, ШУМОВАЯ ЗОНА
- СВАЛКА
- КЛАДБИЩЕ
- СКОТОМОГИЛЬНИК

Директор: Крайнов Нач. МТИ: Давыдов ГИП: Валуевская Тим. гр.: Колосов Вед. арх.: Горюхины	3035 р. ШАРАНГА ГЕНПЛАН, СОВМЕЩЕННЫЙ С ПДП	Стадия: Генпл. Масштаб: 1:50000
---	--	---------------------------------------